
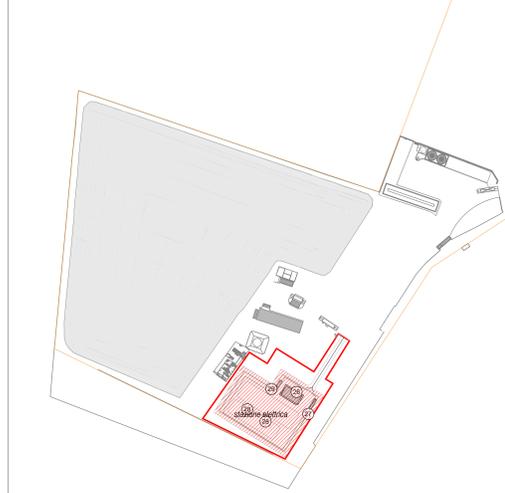


Planimetria Generale  
Scala 1:200

**LEGENDA SIMBOLOGIA ANTINCENDI**

SIMBOLO FIGURATO	CATEGORIA / DEFINIZIONE
	SISTEMA DI VIE D'USCITA
	Percorso d'uscita Orizzontale
	SISTEMA DI VIE D'USCITA
	Percorso d'uscita verso l'alto
	SISTEMA DI VIE D'USCITA
	Percorso d'uscita verso il basso
	ATTREZZATURE ANTINCENDIO
	Estintore Portatile a polvere omologato D.M. 07/01/05
	ATTREZZATURE ANTINCENDIO
	Estintore Portatile ad anidride carbonica omologato D.M. 07/01/05
	ATTREZZATURE ANTINCENDIO
	Estintore Carrellato a polvere omologato D.M. 06/03/92
	IMPIANTO ELETTRICO
	Interruttore di emergenza
	IMPIANTI DI RIVELAZIONE E SEGNALAZIONE INCENDI
	Area protetta da impianto di rivelazione fumi conforme alla norma UNI 9795
	IMPIANTO DI ALIMENTAZIONE GASOLIO
	Maniglia a strappo interrottazione gasolio

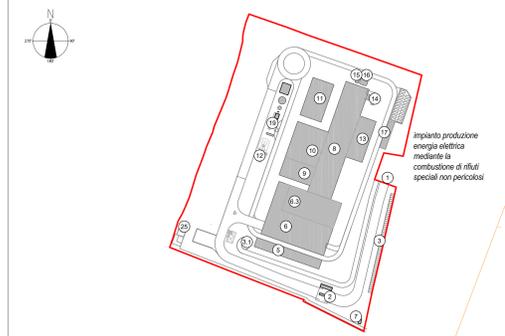


**LEGENDA**

**CONVENZIONI GRAFICHE**

	Limite di intervento
	Cavidotto AT interrato
	Area intervento su Reti
	Reti fognarie/acque
	Reti elettriche media tensione
	Nuovo Elettrodotto a 220kV di collegamento alla RTN

A	Edificio comandi
B	Edificio punti di consegna alim. mt s.a. (lg 2002)
C	Chioschi app. periferiche sistema di controllo
D	Carrello carraio
GE	GE
F	Serbatoio gasolio interrato
G	Fondazione trasformatori mtbt (con copertura)
H	Torri faro

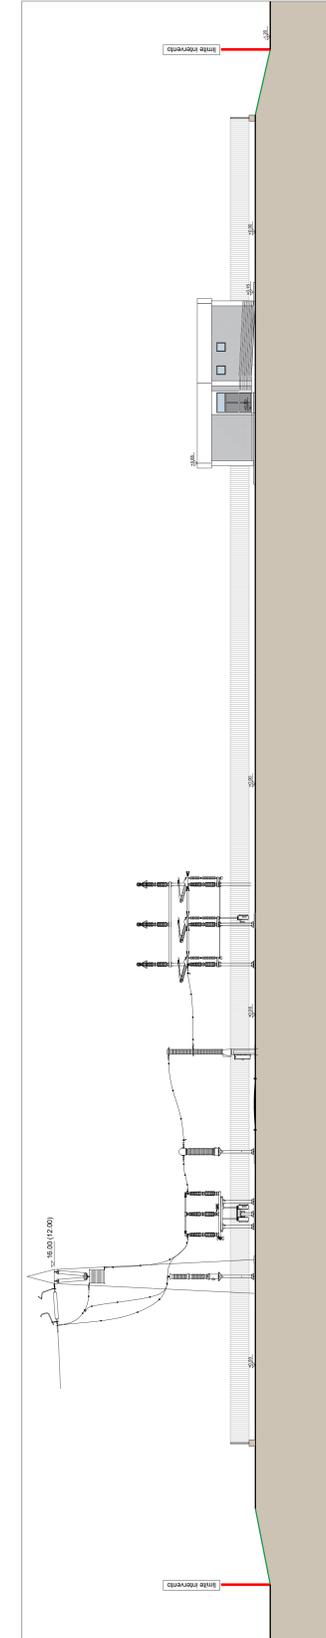

Sezione longitudinale S01  
Scala 1:200

Comune di Cavaglià, località Gerbido (BI)

Impianto per la produzione di energia elettrica e termica mediante combustione di rifiuti speciali non pericolosi

PAUR ai sensi dell'art. 27-bis D.Lgs. 152/06 e s.m.i.

Rev.	Descr.	Aut.	Verif.	Appr.		
00	AU	Marzo 2024	Revisione richiesta chiarimenti/integrazioni. D. Lgs. 152/06 ss.mm.ii. art. 27 bis comma 5	A. Griffini	A. Griffini	A. Griffini
00	AU	Novembre 2022	Prima emissione	A. Griffini	A. Griffini	A. Griffini

Revisione	File	Data	Descrizione	Revisione	Verifica	Approvazione

Numero documento / Document number: CAVA06-V02-F18-FF-10-000-A-A-003-R00

Deviato da / Deviam by: CAVP09V10000LDL0900701

Titolo: Stazione elettrica esterna 220 kV: planimetria dell'area e sezione longitudinale

Progettista / Designer: **A2A Ambiente S.p.A.**

Numero Tavole: 1:200

Scale grafiche: 1:200

Scale prototipo: 1:1

Progettata / Designer: **STUDIO GRIFFINI**

Ing. Alessandro Griffini  
Via Muller 32/c - 28921 Verbania (VB)  
T (+39) 349 5517304 alessandro.griffini@alice.it

Codice documento progettista / Document code designer

Clienti / Client: -

Verifica: M. Mazzarella

Approvazione: C. Donati

Validazione: F. Roncarì