



KEYPLAN

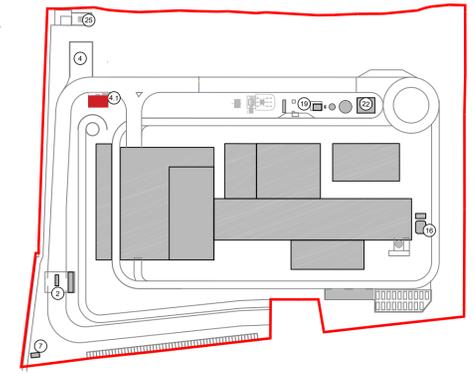

1	ACCESSO IMPIANTO
2	PESE AUTOMEZZI, PORTINERIA E UFFICIO LOGISTICA
3	PARCHEGGIO VISITATORI
3.1	RAMPA ACCESSO AUTORIMESSA DIPENDENTI
4	PIAZZOLA STAZIONAMENTO MEZZI CON SORGENTI RADIOATTIVE
4.1	BUNKER STOCCAGGIO SORGENTI RADIOATTIVE
5	FABBRICATO CENTRO VISITATORI, LABORATORIO, UFFICI, SPOGLIATOI
6	FABBRICATO STOCCAGGIO RIFIUTI
6.1	RAMPA DI INGRESSO USCITA PIAZZALE DI SCARICO RIFIUTI
6.2	PIAZZALE DI SCARICO RIFIUTI "AVANFOSSA"
6.3	VASCA PRINCIPALE RIFIUTI
6.4	STOCCAGGIO FANGHI AD ELEVATO CONTENUTO DI ACQUA
6.5	IMPIANTO ESSICCAMENTO FANGHI
6.6	DEODORIZZAZIONE
6.7	STOCCAGGIO RIFIUTI CONFEZIONATI
6.8	MAGAZZINI MATERIALI E RICAMBI, OFFICINE MECCANICHE ED ELETTRICHE
7	CABINA ELETTRICA MT/MT
8	FABBRICATO CALDAIA E LINEA TRATTAMENTO FUMI
8.1	FORNO CALDAIA
8.2	FABBRICATO STOCCAGGIO CENERI PESANTI
8.3	REATTORI DI MISCELAZIONE E CONTATTAMENTO
8.4	FILTRI A MANICHE
8.5	REATTORE CANOX SCR
8.6	VENTILATORE DI ESTRAZIONE FUMI (ID FAN)
9	FABBRICATO SALA CONTROLLO, SALE QUADRI, LOCALE BATTERIE, TRAFU, UFFICI
9.1	SALA MCC
9.2	TRAFU
9.3	LOCALE BATTERIE
9.4	SALA CONTROLLO
10	FABBRICATO TURBOGRUPPO E CICLO TERMICO
10.1	LOCALE TURBOGRUPPO
10.2	LOCALE COMPRESSORI
10.3	LOCALE IMPIANTO ACQUA DEMI
11	CONDENSATORE AD ARIA
12	SOTTOSTAZIONE AT, TRAFU ELEVATORE, TRAFU MT/MT
13	FABBRICATO SILI CENERI LEGGERI E REAGENTI IN POLVERE
14	STOCCAGGIO AMMONIACA IN SOL. ACC.
15	CABINA DI ANALISI
16	CAMINO
17	DEPOSITO TEMPORANEO CASSONI /BIG BAG/CISTERNETTE
18	AREA ATTREZZATA PER BARACCHE DI CANTIERE DITTE ESTERNE
19	FABBRICATO AVANPOZZO
20	SERBATOIO ACQUA INDUSTRIALE
21	SERBATOIO ACQUA ANTINCENDIO
22	FABBRICATO POMPE ANTINCENDIO, DEPOSITO OLI E LUBRIFICANTI, DEPOSITO GAS
23	DIESEL E SERBATOIO GASOLIO
24	COLONNINA DI RIFORNIMENTO MEZZI
25	CABINA METANO
26	EDIFICIO INTEGRATO - STAZIONE ELETTRICA
27	EDIFICIO MT - STAZIONE ELETTRICA
28	CHIOSCO - STAZIONE ELETTRICA
29	DIESEL E SERBATOIO GASOLIO - STAZIONE ELETTRICA

Stralcio Planimetria Generale livello +0.5
Scala 1:200

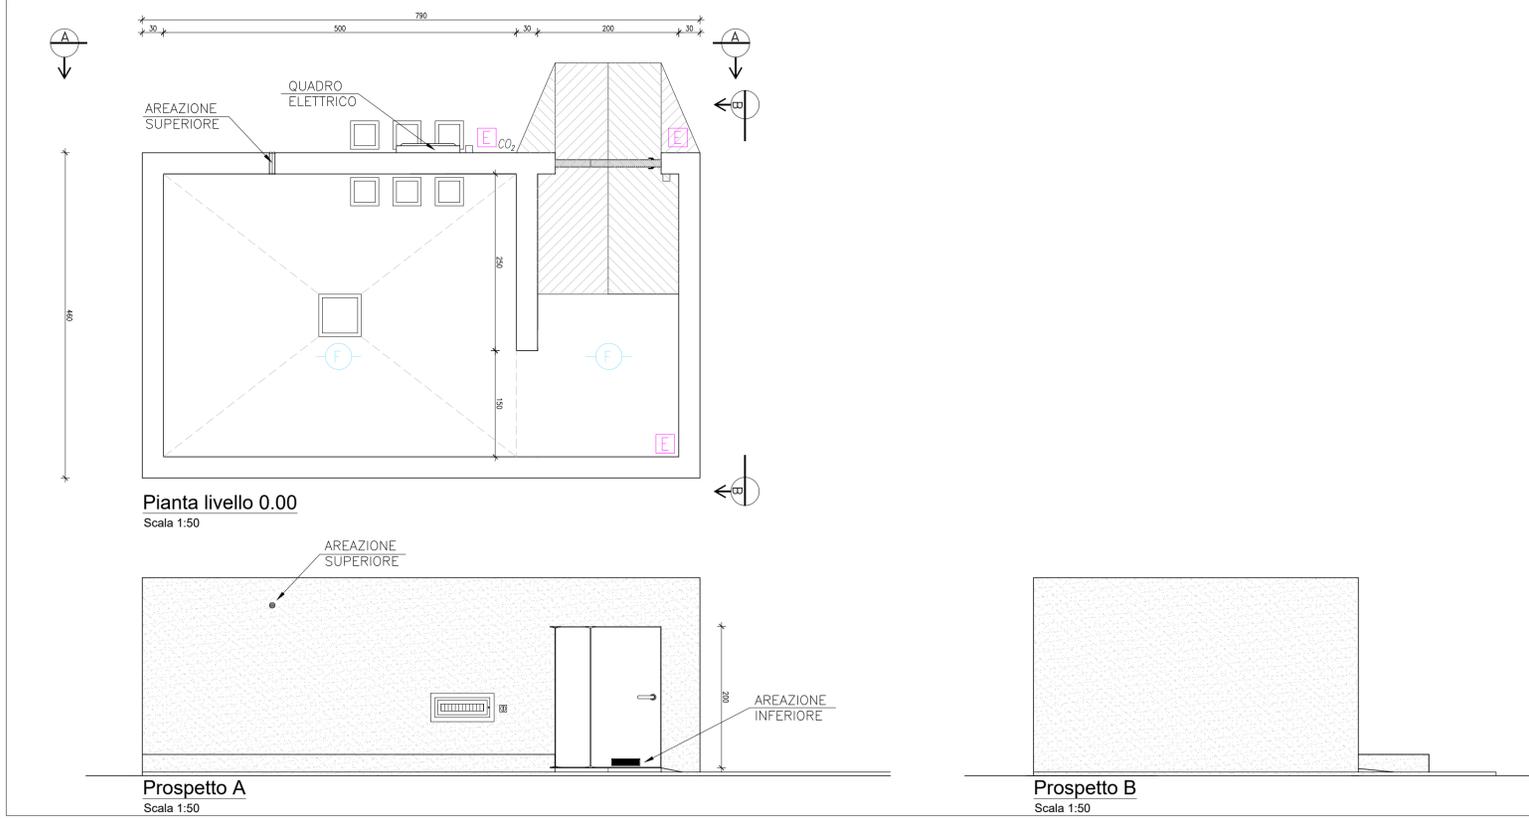

LEGENDA SIMBOLOGIA ANTINCENDI

SIMBOLO FIGURATO	CATEGORIA / DEFINIZIONE
	ELEMENTI COSTRUTTIVI RESISTENTI AL FUOCO
	Porta tagliafuoco REI 120
	ELEMENTI COSTRUTTIVI RESISTENTI AL FUOCO
	Separazioni tagliafuoco REI 120
	ELEMENTI COSTRUTTIVI RESISTENTI AL FUOCO
	Porta tagliafuoco REI 30
	ELEMENTI COSTRUTTIVI RESISTENTI AL FUOCO
	Separazioni tagliafuoco REI 30
	ELEMENTI COSTRUTTIVI RESISTENTI AL FUOCO
	Locale Filtro realizzato D.M. 03/08/2015 e s.m.i.
	SISTEMA DI VIE D'USCITA
	Percorso d'uscita Orizzontale
	SISTEMA DI VIE D'USCITA
	Percorso d'uscita verso l'alto
	SISTEMA DI VIE D'USCITA
	Percorso d'uscita verso il basso
	SISTEMI ANTINCENDIO IDRICI
	Idrante a parete UNI 45
	ATTREZZATURE ANTINCENDIO
	Estintore Portatile a polvere omologato D.M. 07/01/05
	ATTREZZATURE ANTINCENDIO
	Estintore Carrellato a polvere omologato D.M. 06/03/92
	IMPIANTO ELETTRICO
	Interruttore di emergenza
	IMPIANTI DI RIVELAZIONE E SEGNALAZIONE INCENDI
	Area protetta da impianto di rivelazione fumi conforme alla norma UNI 9795

IMPIANTO DI RIVELAZIONE ED ALLARME INCENDIO
Tutti i luoghi dell'insediamento saranno sorvegliati da un impianto IRAI a norma UNI 9795, composto da:
- centrale di controllo e segnalazione
- pulsanti manuali di allarme incendio
- alimentazione di sicurezza
- diffusione di allarme tramite POA (pannelli ottico acustici).

00	Novembre 2022	Prima emissione	Griffini
Revisione interna	Data	Descrizione revisione	Redazione
Numero documento interno		Derivato da	
CAVP09V10000LDL0900709			
Committente / Client		Titolo progetto	
		Impianto per la produzione di energia elettrica e termica mediante combustione di rifiuti speciali non pericolosi sito in Comune di Cavaglià (BI)	
A2A Ambiente S.p.A. Ingegneria Ambiente Via Olgettina 25 20132 Milano T [+39] 02 2729 81 ingegneria.ambiente@a2a.eu www.a2ambiente.eu		Titolo documento Locale custodia ritrovamenti sospetti: Piante e prospetti	
Numero Tavola	Scala	Scala piottaggio	
Tav.46	1:200-1:50	1:1	
Fornitore	Progettista	Verifica	
Ing. Alessandro Griffini	A. Griffini	M. Mazzarella	
Via Muller 32/c 28921 Verbania (VB) T [+39] 349 5517304 alessandro.griffini@alice.it	Proponente - Legale Rappresentante	Approvazione	
	F. Roncari	C. Donati	

E' vietato consegnare a terzi o riprodurre questo documento, utilizzarne il contenuto o renderlo comunque noto a terzi senza autorizzazione. Ogni infrazione comporta il risarcimento dei danni subiti. Sono riservati tutti i diritti derivanti dalla concessione di brevetti per invenzioni, di modelli industriali di utilità e di disegni o modelli. The reproduction, distribution and utilization of this document as well the communication of its contents to others without express authorization is prohibited. Offenders will be held liable for the payment of damages. All rights reserved in the event of the grant of patent, utility model or design.