 

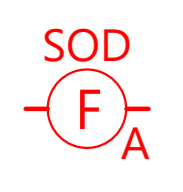



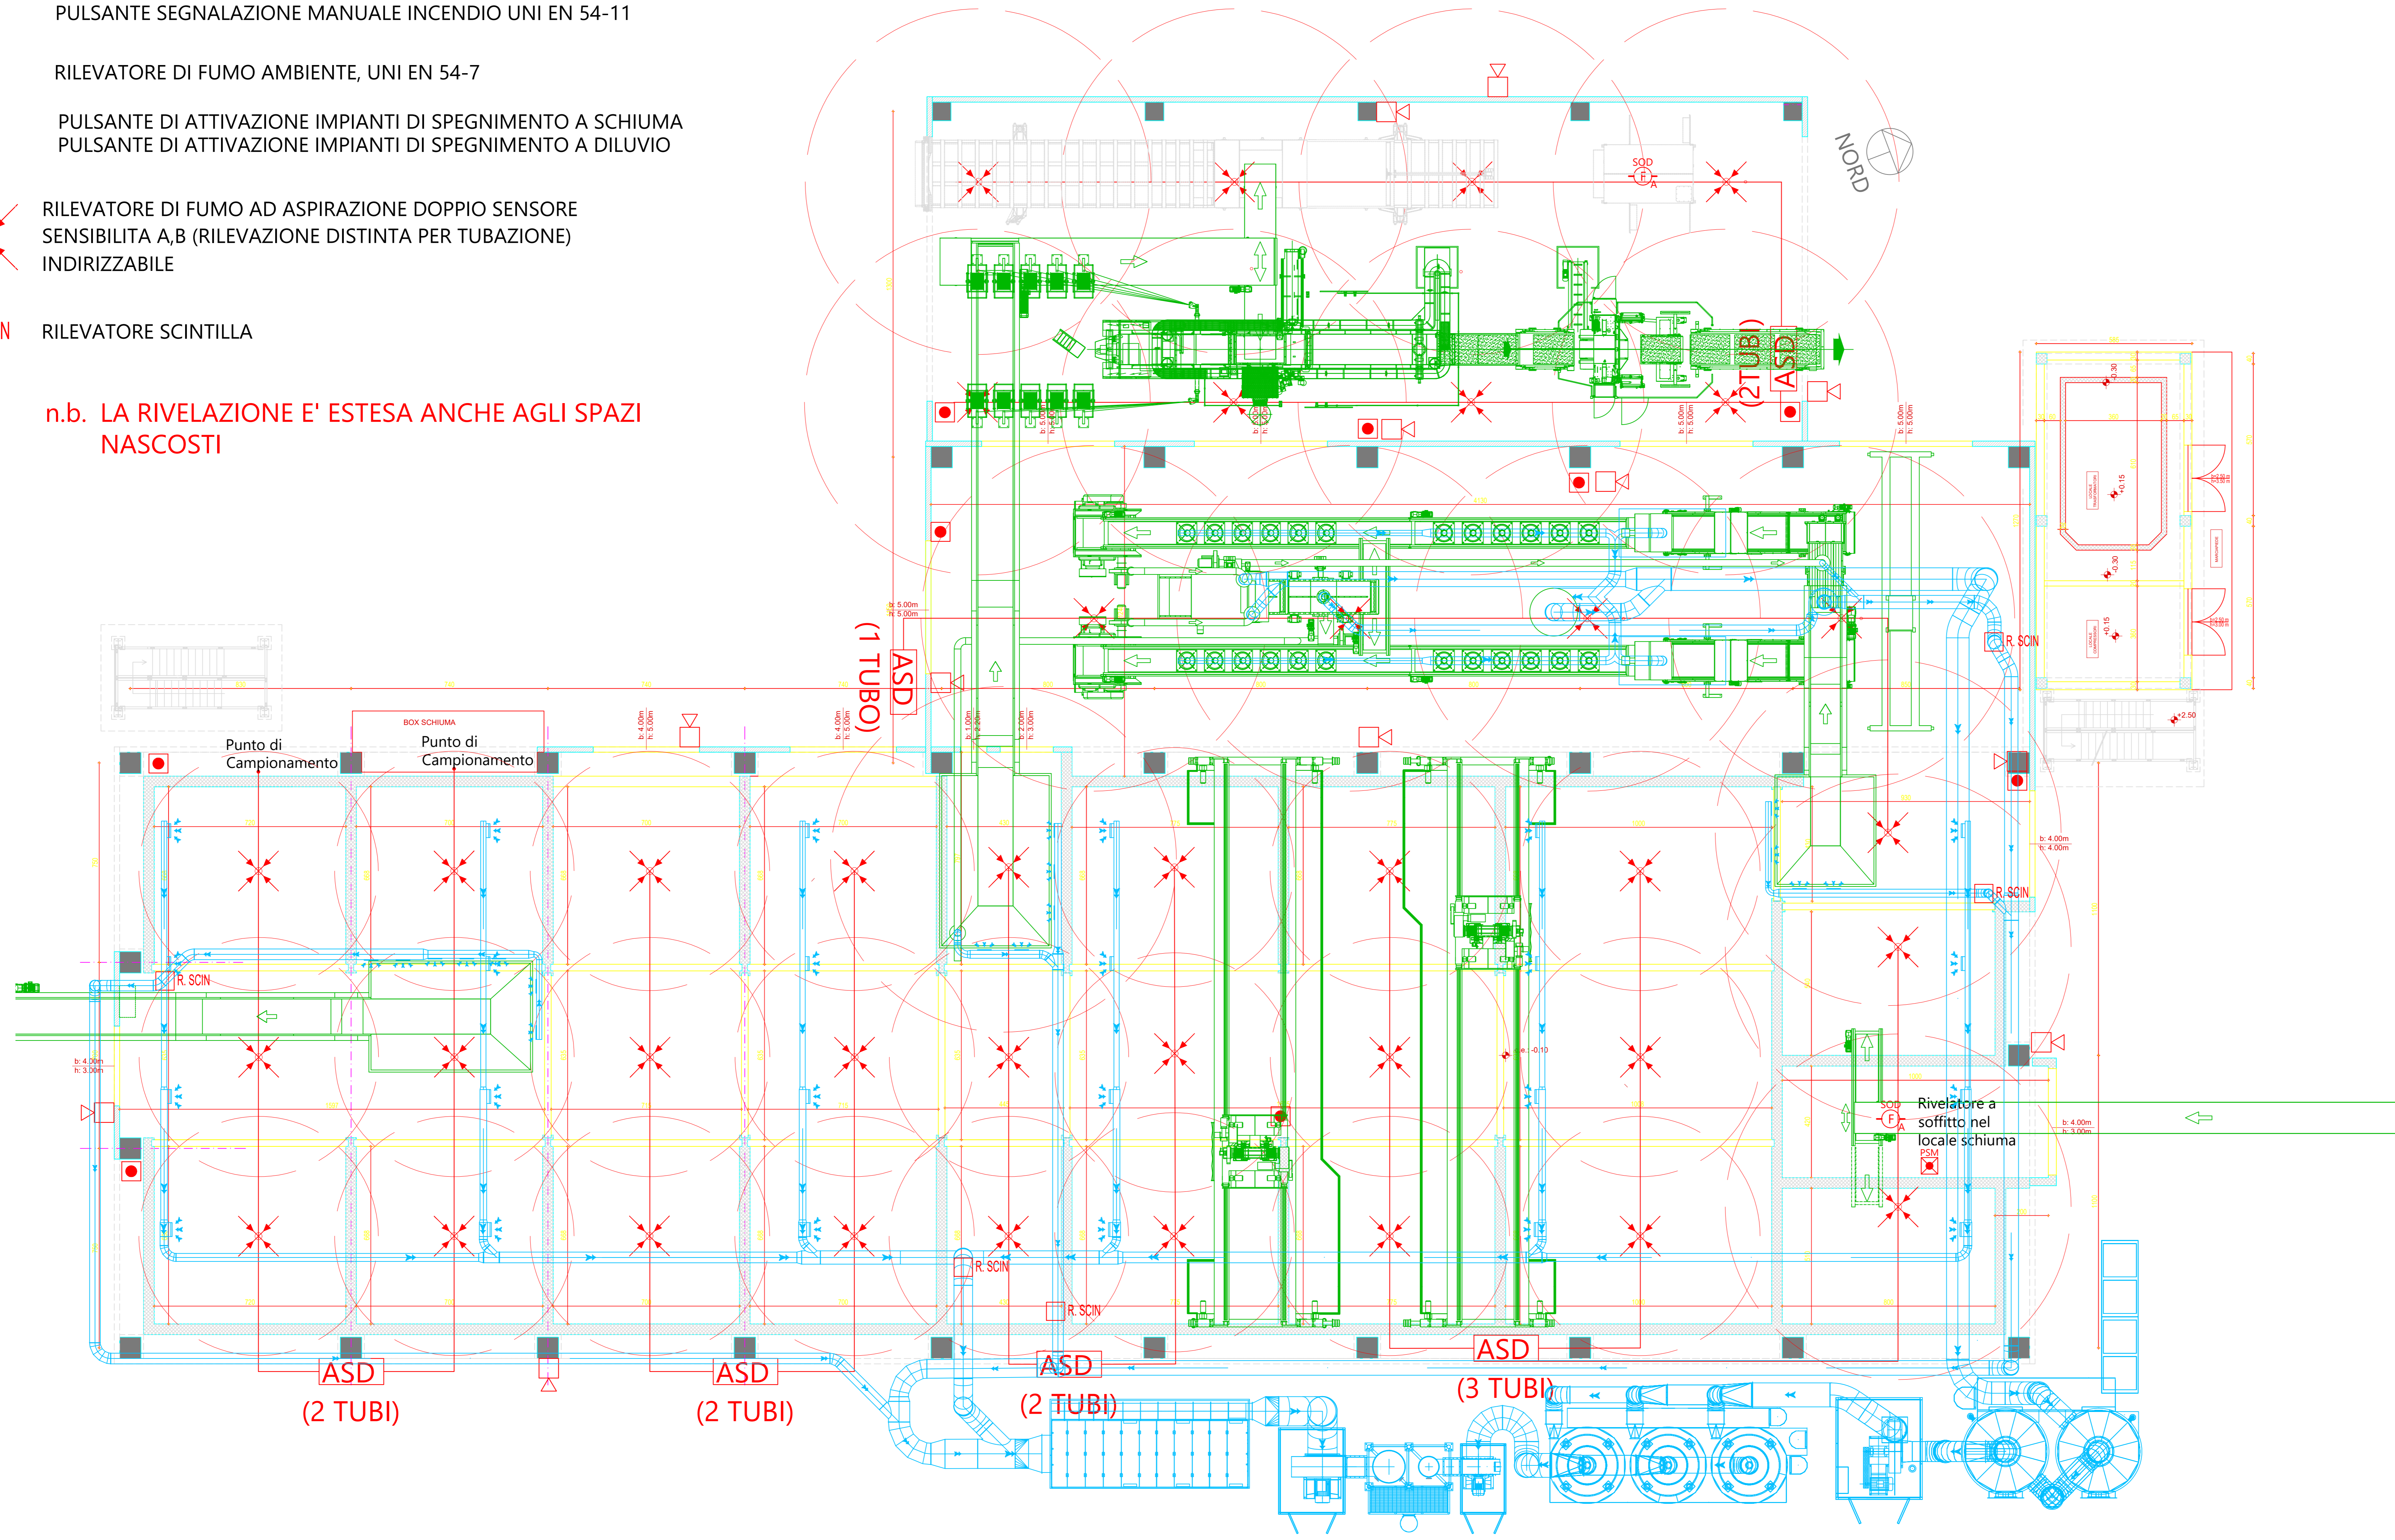


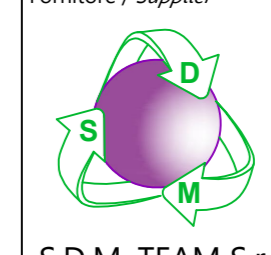

LEGENDA:

-  DISPOSITIVO DI ALLARME OTTICO/ACUSTICO UNI EN 54-3/54-23
-  PULSANTE SEGNALAZIONE MANUALE INCENDIO UNI EN 54-11
-  RILEVATORE DI FUMO AMBIENTE, UNI EN 54-7
-  PULSANTE DI ATTIVAZIONE IMPIANTI DI SPEGNIMENTO A SCHIUMA  
PULSANTE DI ATTIVAZIONE IMPIANTI DI SPEGNIMENTO A DILUVIO
-  RILEVATORE DI FUMO AD ASPIRAZIONE DOPPIO SENSORE  
SENSIBILITA A,B (RILEVAZIONE DISTINTA PER TUBAZIONE)  
INDIRIZZABILE
-  RILEVATORE SCINTILLA

n.b. LA RILEVAZIONE E' ESTESA ANCHE AGLI SPAZI NASCOSTI



PIANTA PIANO TERRA

01	AU	Novembre 2022	Inserito sistema di rivelazione a scintilla in corrispondenza degli ingressi delle tubazioni di aspirazione	K. Reci	A. Cameroni	A. Cameroni
00	AU	Ottobre 2022	Emissione per V.V.F.	K. Reci	A. Cameroni	A. Cameroni
Revisione / Revisione		Data / Data	Descrizione revisione / Descrizione	Redazione / Redazione	Verifica / Verifica	Approvazione / Approvazione
Numero documento / Document number			Derivato da / Drawn by			
CAVA04-F01-F03-FF-00-000-A-B-006-R01						
Committente / Client		Titolo progetto / Project title				
a2a LIFE COMPANY		Centro impiantistico di Cavaglià				
		Pratica antincendio Att. 44.3.C e nuove Att. 44.2.C Variante pratica n. 111147				
A2A Ambiente S.p.A. Ingegneria Ambiente Via Olgettina 25 20132 Milano T (+39) 02 2729 81 ingegneria.ambiente@a2a.eu www.a2ambiente.eu		Titolo documento / Document title IMPIANTO DI PRODUZIONE SRA Corpo principale Rivelazione ed allarme incendio				
Fornitore / Supplier		Numero tavola / Table number			Scala grafica / Graphic Scale	
		V12			1:100	
S.D.M. TEAM S.r.l. Safety, Design & Management Sede Legale: Via Marazza 30, 28021 Borgomanero (NO) Sede Operativa: Via V.Boldrini 14, 27029 Vigevano (PV) mail info@sdm-team.eu C.F. e P.IVA 026691800322		Progettista / Designer			Scala planigrafia / Plot Scale 1:1	
					A. Cameroni	