



LEGENDA


- PARETE REI 120
- PARETE REI 60
- PORTONE EI 120
- E ESTINTORE PORTATILE - 6 KG POLVERE
- E
CO2 ESTINTORE PORTATILE A CO2 - 5 KG
- PULSANTE MANUALE DI ALLARME INCENDIO
- VIA DI FUGA ORIZZONTALE

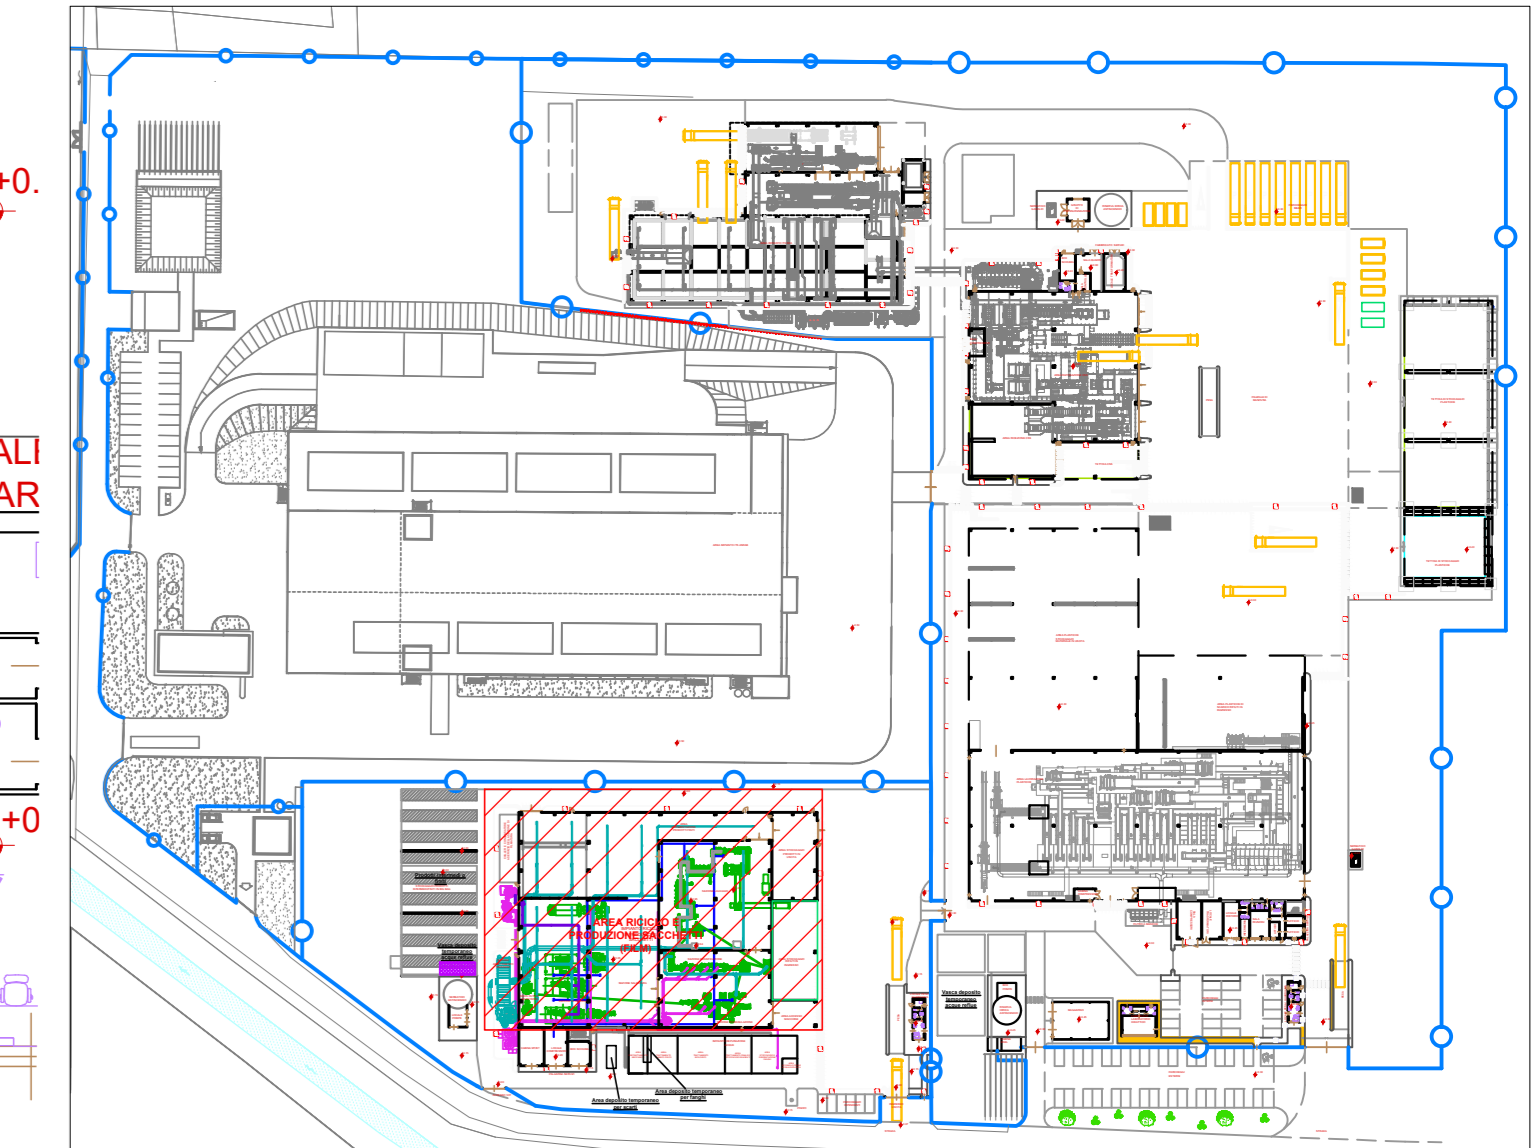

PIANTA CHIAVE

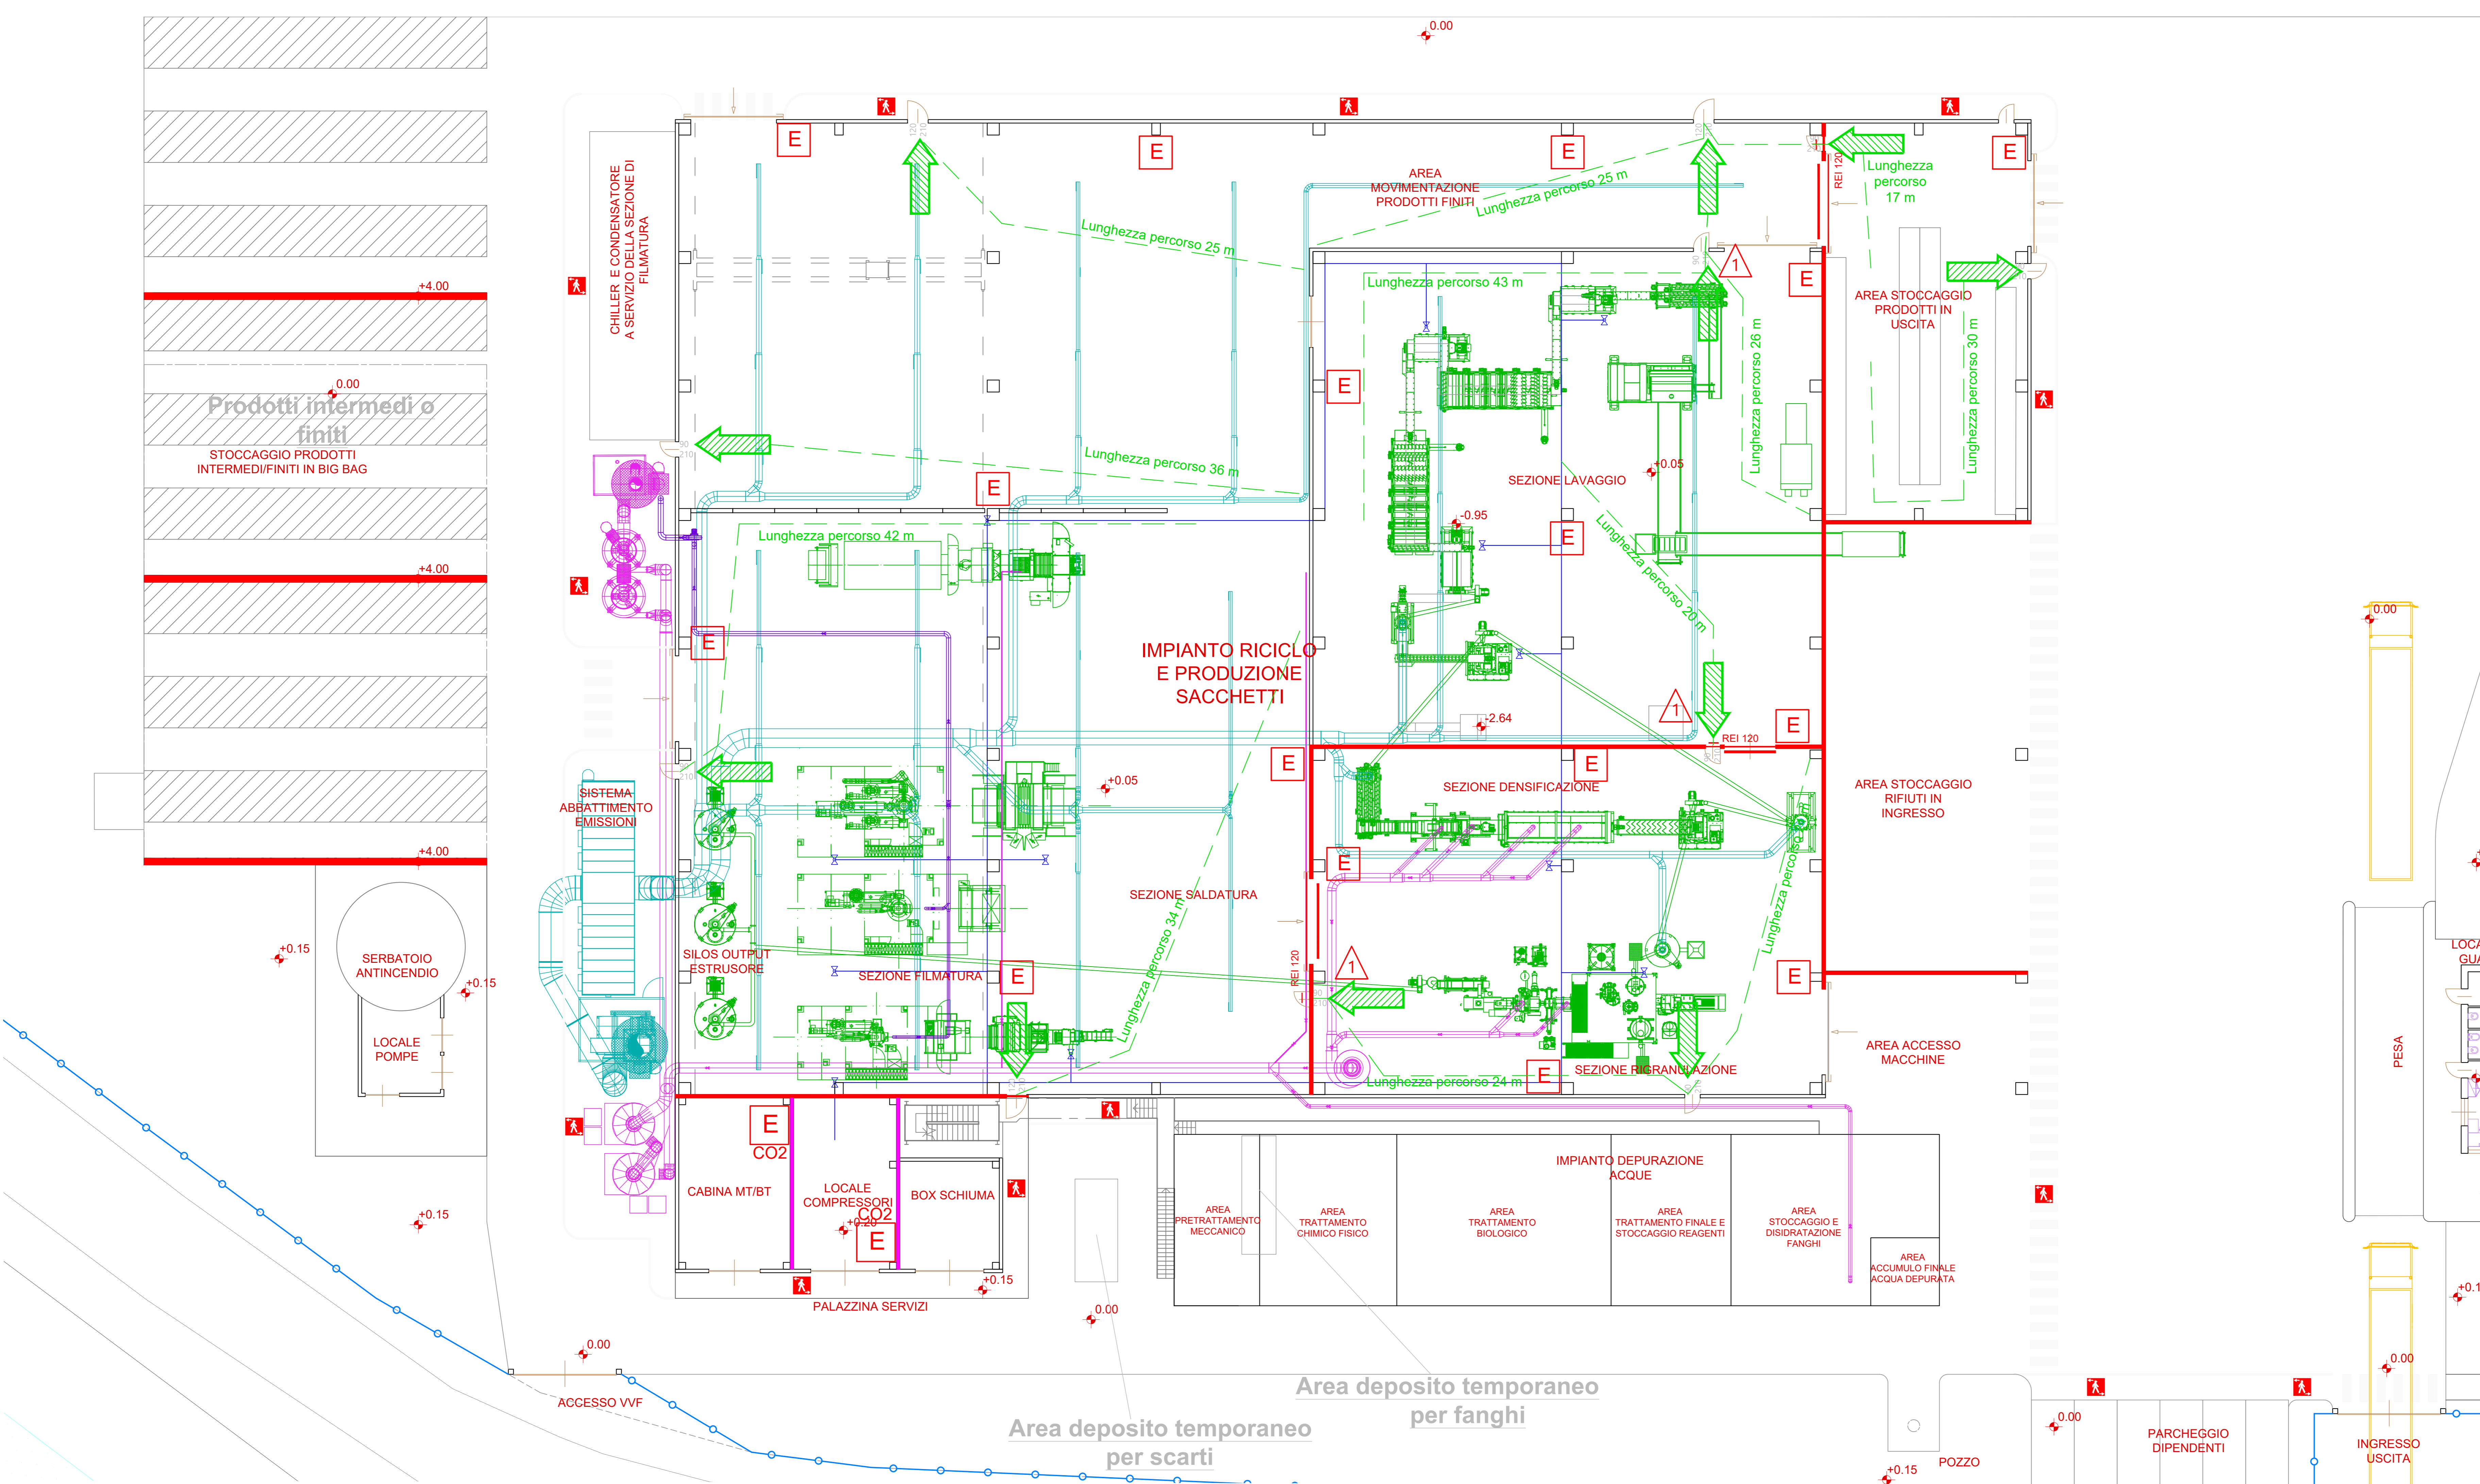

N.B. LA QUOTA 0.00 DI PROGETTO CORRISPONDE ALLA QUOTA ASSOLUTA +219.50

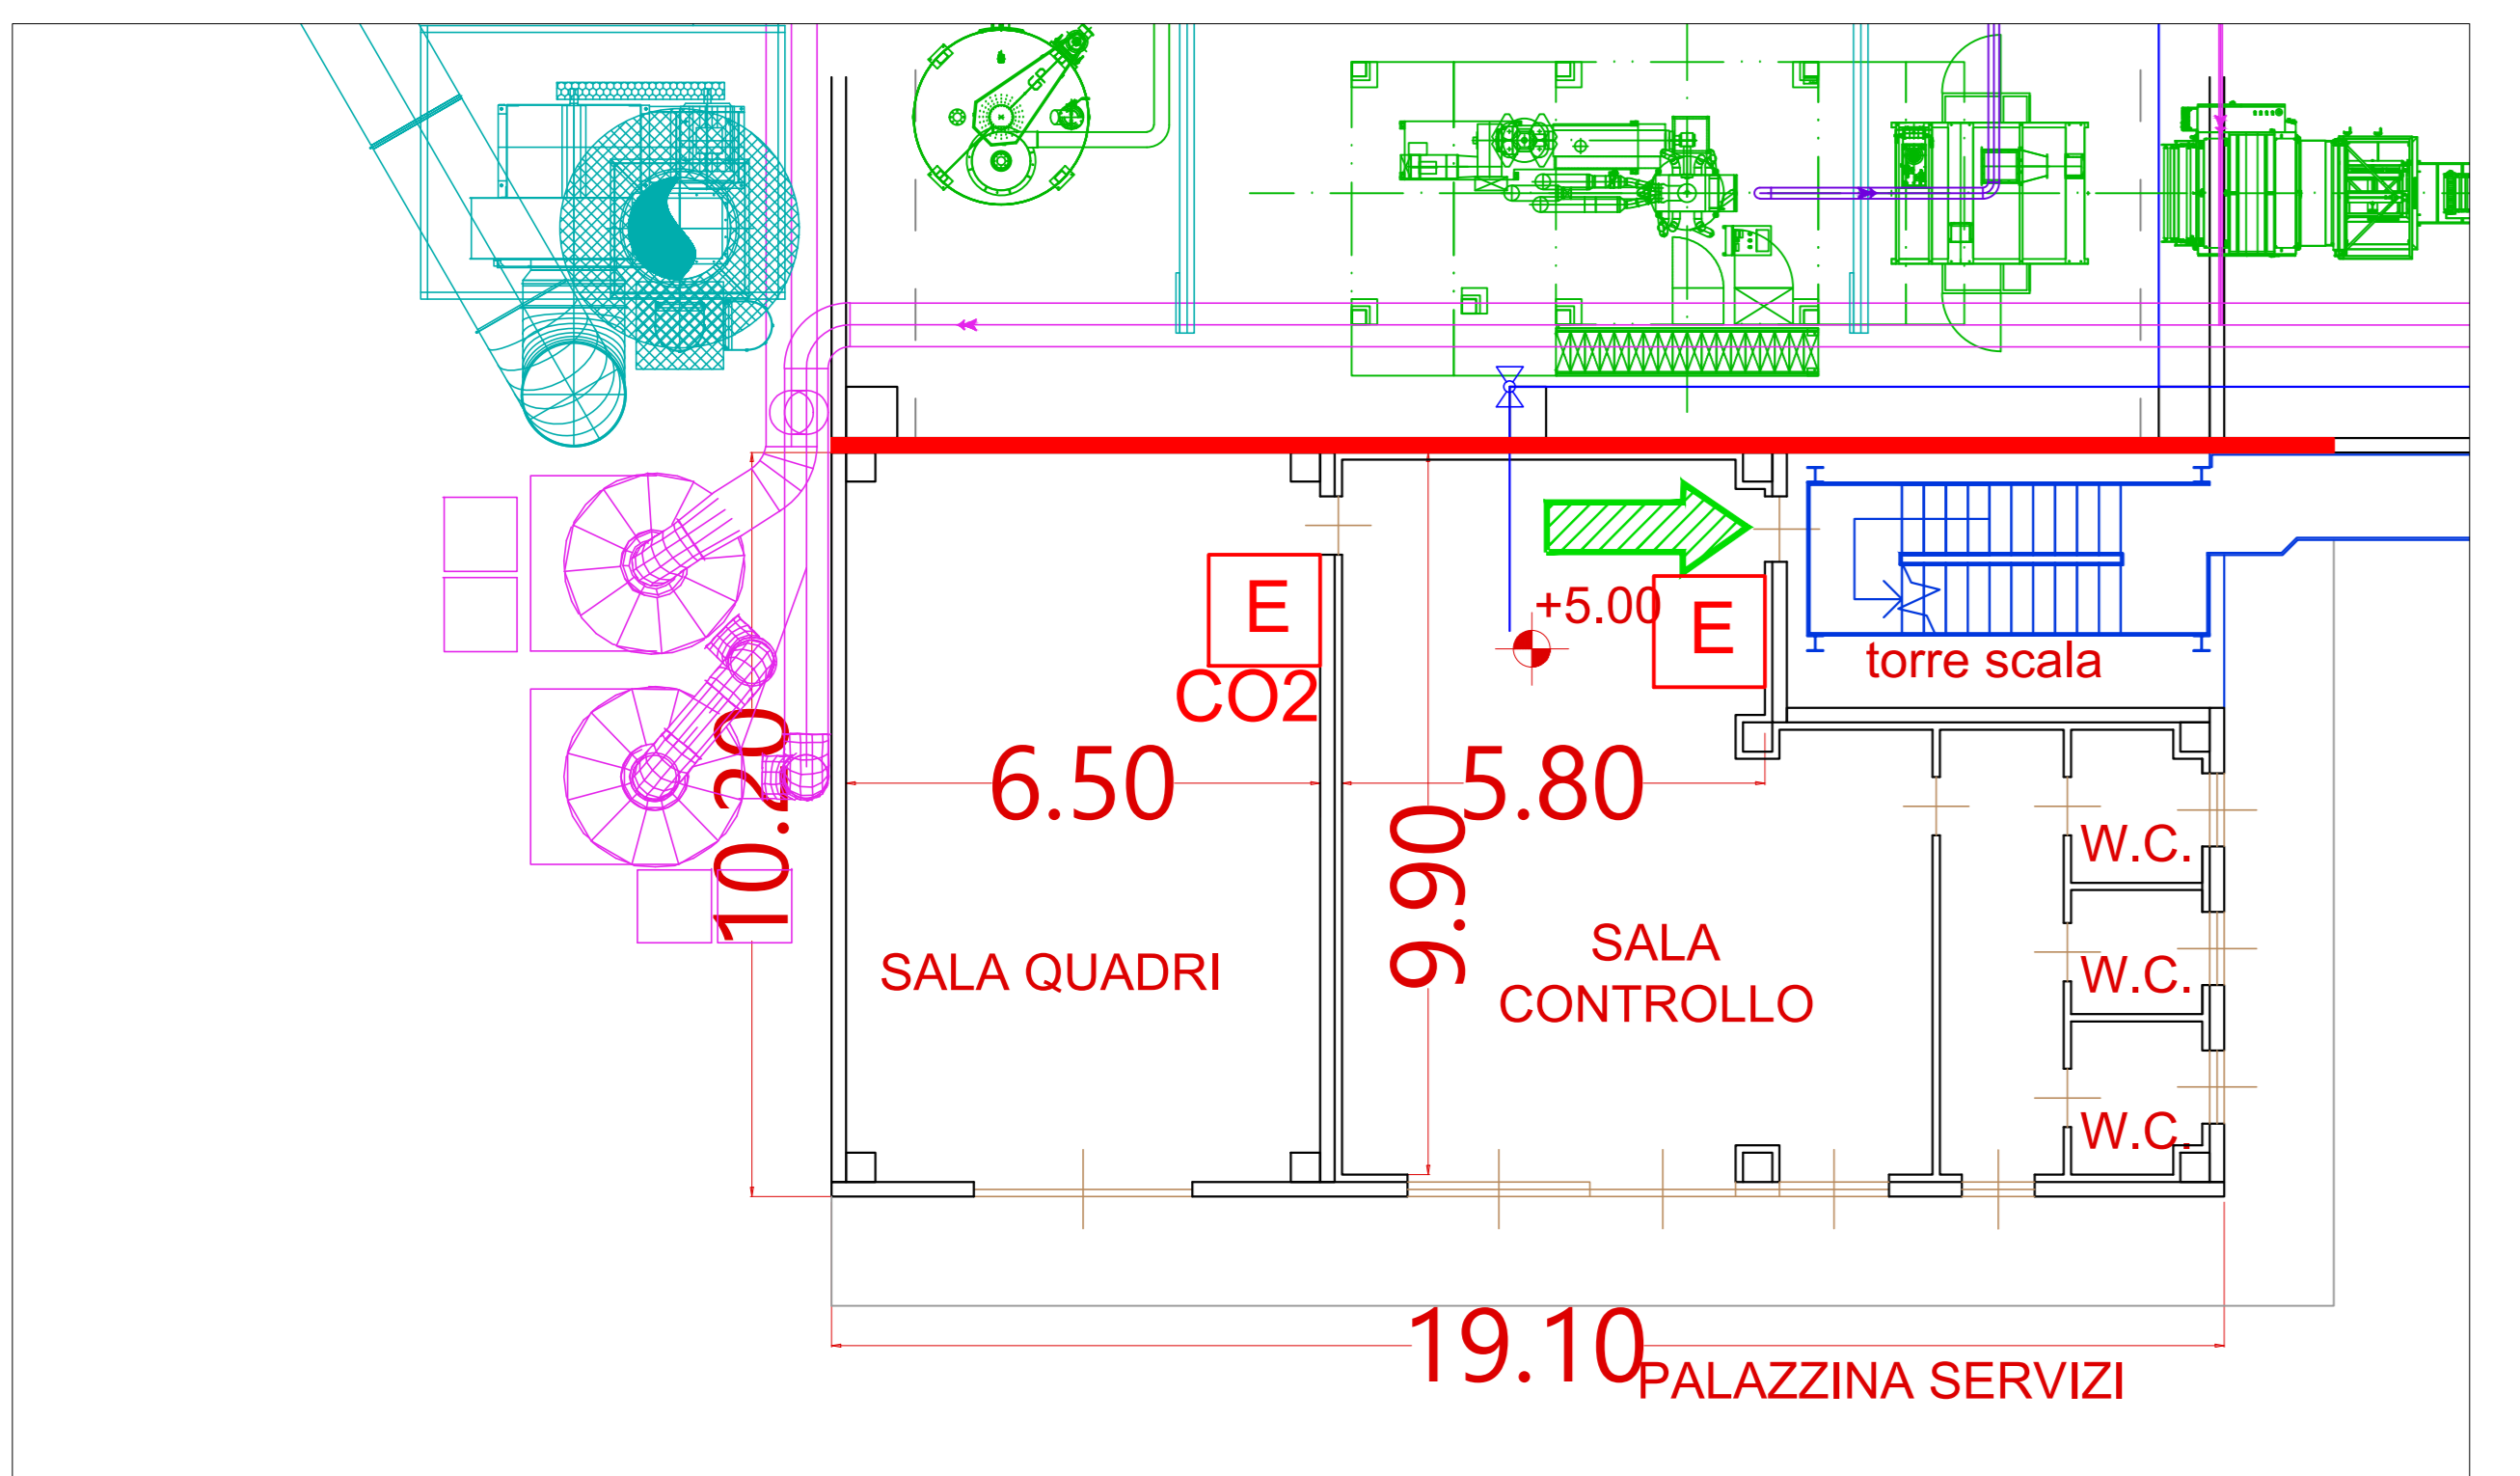

PIANTA PALAZZINA SERVIZI PIANO PRIMO

Revisione / Revision	Data / Date	Descrizione revisione / Description	Redazione / Created by	Verifica / Check	Approvazione / Approval
01	Gennaio 2023	Integrazione per V.V.F. ▲	K. Recci	A. Cameroni	A. Cameroni
00	Ottobre 2022	Emissione per V.V.F.	K. Recci	A. Cameroni	A. Cameroni

Numero documento / Document number: CAVA04-F01-F03-FF-00-000-A-B-011-R01

Centro impiantistico di Cavaglià
 Pratica antincendio
 Att. 44.3.C e nuove Att. 44.2.C
 Variante pratica n. 111147
 Titolo documento / Document title:
IMPIANTO DI RICICLO MATERIALI PLASTICI E PRODUZIONE FILM E SACCHETTI
 Compartimentazioni, estintori e vie di fuga Pianta

Fornitore / Supplier: S.D.M. TEAM S.r.l.
 Safety, Design & Management
 Sede Legale:
 Via Marazza 30, 28021 Borgomanero (NO)
 Sede Operativa:
 Via V. Boldrini 14, 27029 Vigevano (PV)
 mail: info@sdm-team.eu
 C.F. e P.IVA 026691800322

Numero tavola / Table number: **V17**
 Scala grafica / Graphic Scale: 1:100
 Scala piantaggio / Plot Scale: 1:1
 Progettista / Designer: A. Cameroni
 DOTT. ING.